


Условные обозначения:

- граница территории, в отношении которой осуществляется подготовка проекта планировки;
- граница зоны планируемого размещения линейного объекта (постоянная полоса отвода);
- граница бременной полосы отвода;
- граница Голуметского и Нижнеиретского муниципальных образований;
- граница населенного пункта;
- ось проектируемого линейного объекта;

- существующая линия электропередач 10 кВ в границе зоны планируемого размещения линейного объекта, подлежащая переносу (перестройке);
- проектное положение линии электропередач 10 кВ, подлежащей переносу (перестройке) в границе зоны планируемого размещения линейного объекта;
- проектные трубы;
- пикеты;
- километровые отметки;
- проектные откосы;
- проектируемое водоотведение

Схема расположения листов

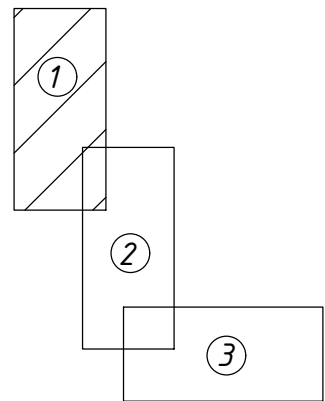

						103-2018/П-Г				
						Проект планировки территории				
Изм.	Кол.ч	Лист	М.Э.ок	Подпись	Дата	Материалы по обоснование проекта планировки территории		Стадия	Лист	Листов
Разработ.			Сарожкина	09.2019					1	3
Проект.			Поталов	09.2019		Схема конструктивных и планировочных решений М 1:2000		000"СГП"		
ГИП	Общинников			09.2019		Копировал		Формат А2х3		


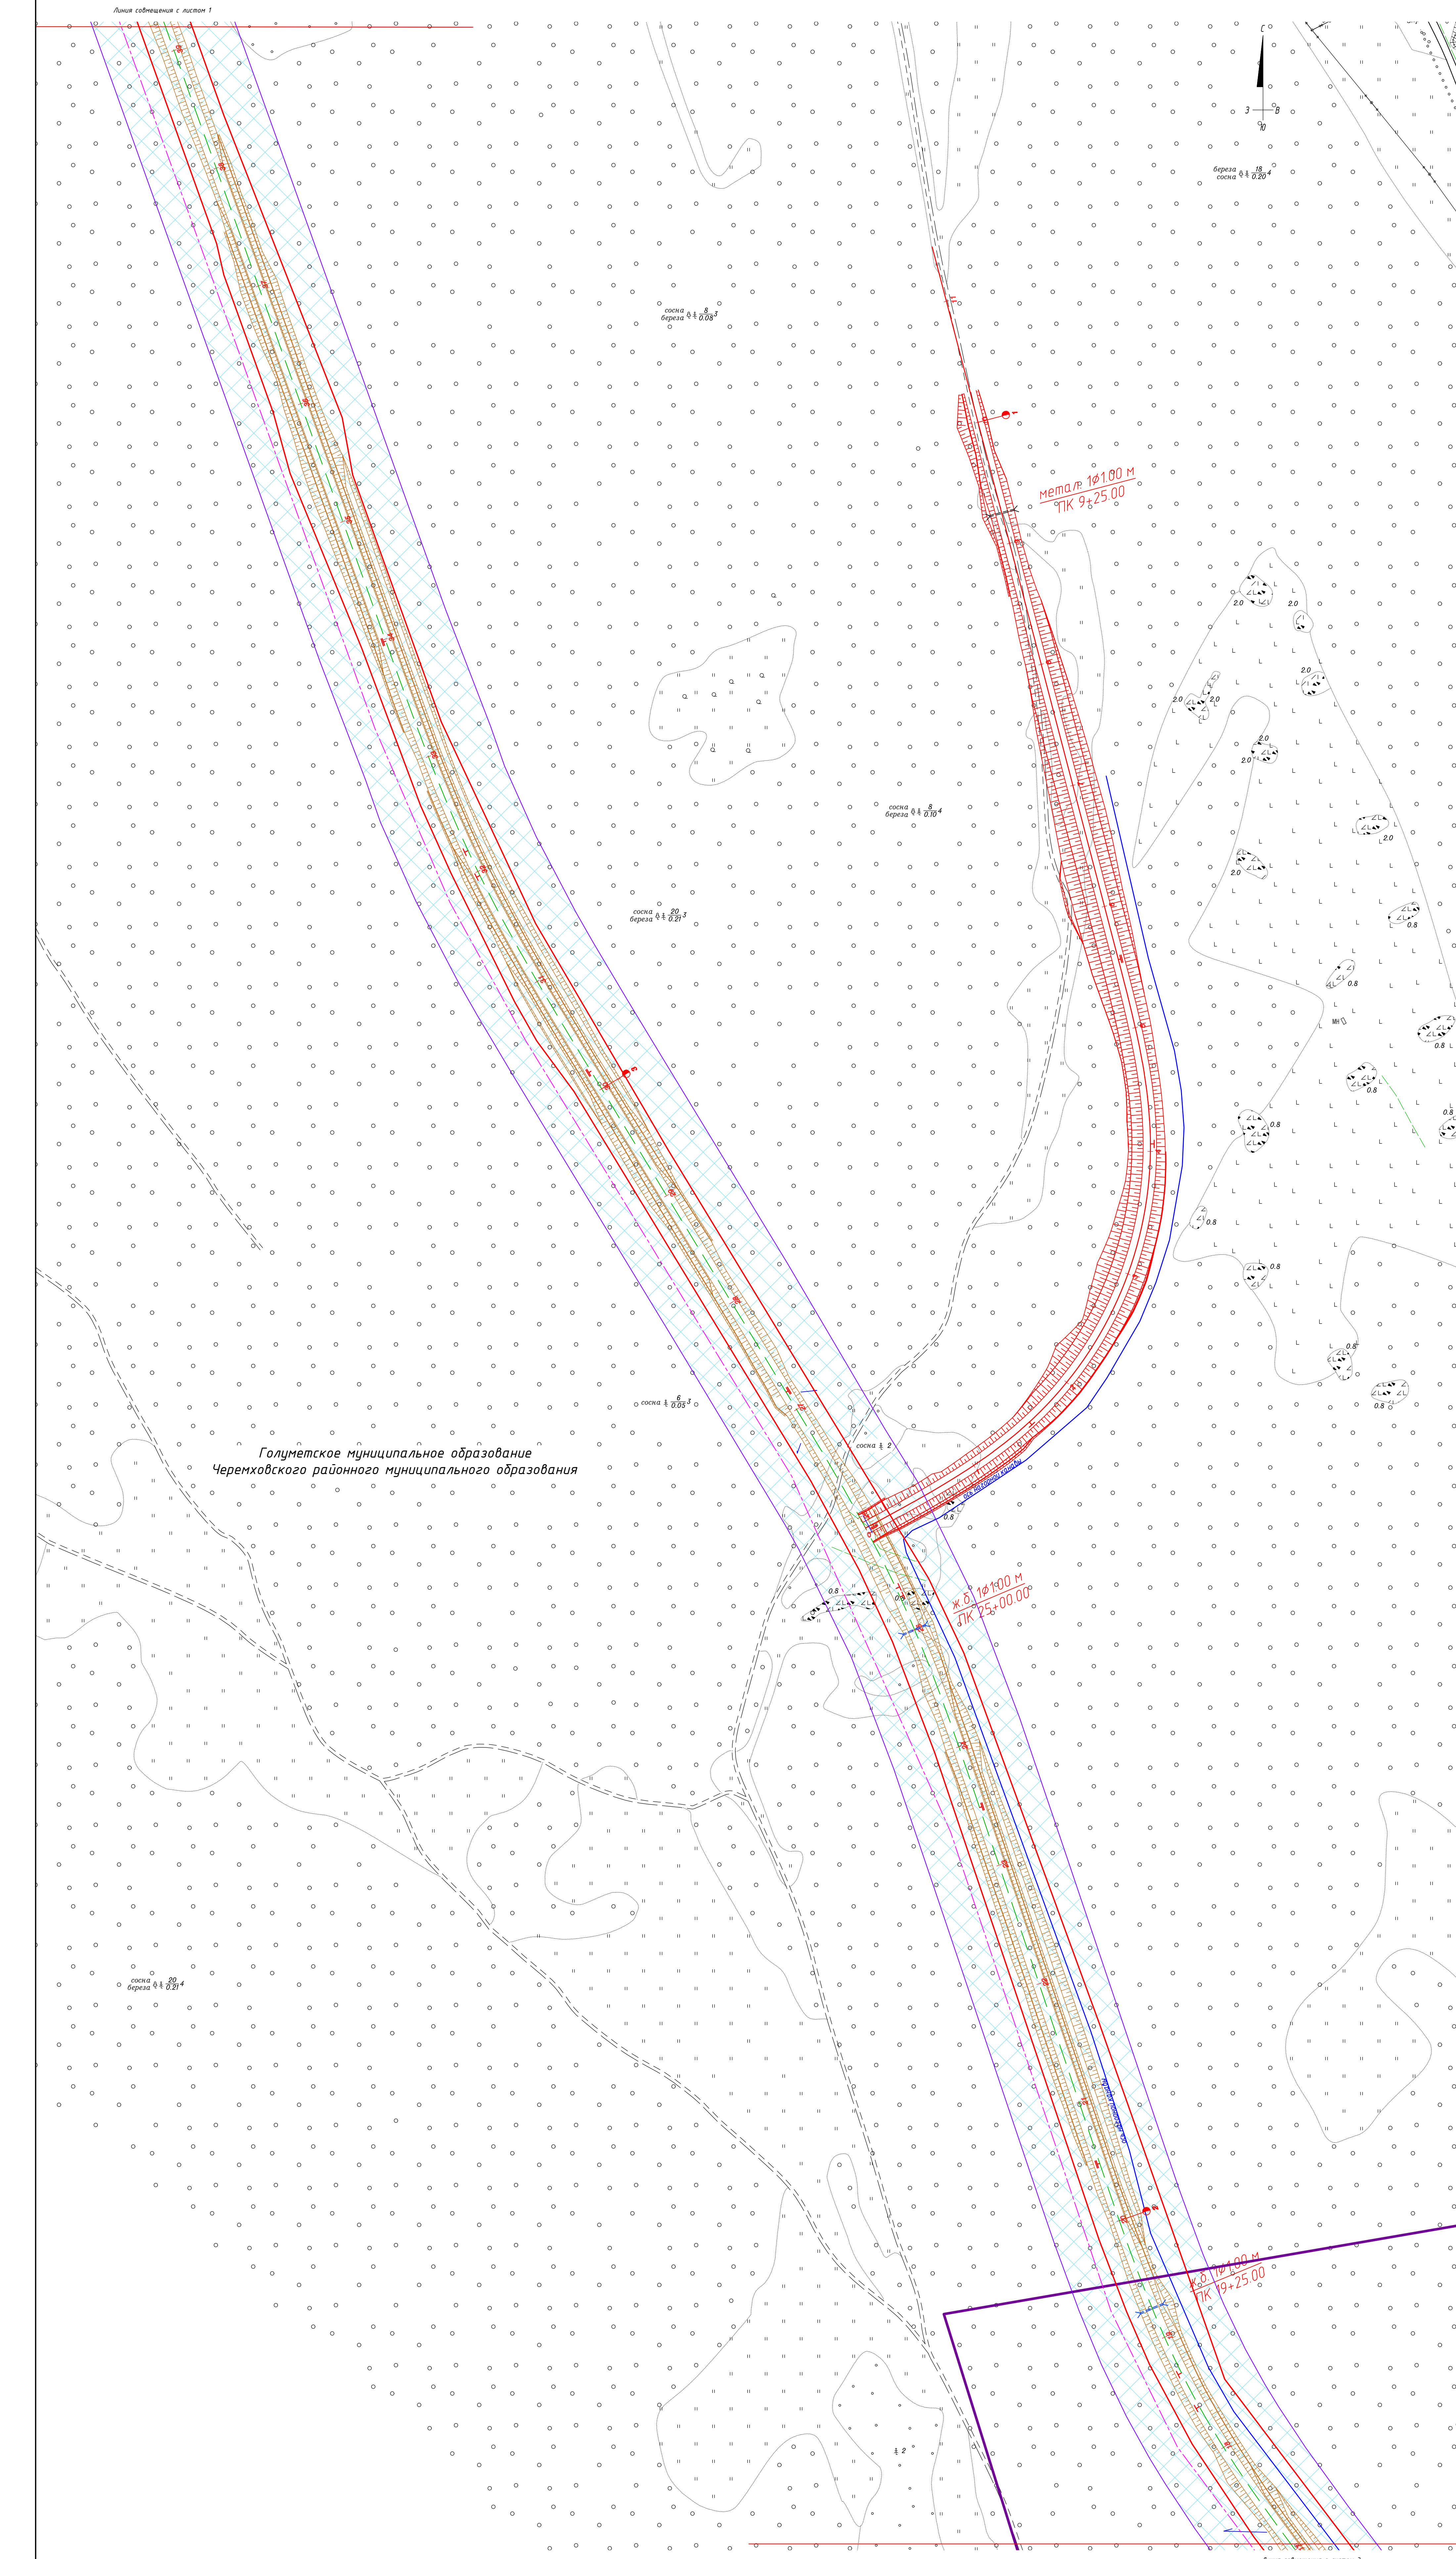


Схема расположения листов

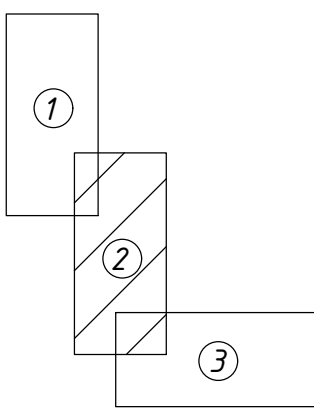

Имя, И.Ф.Ф. Подпись и дата
09.2019

Условные обозначения:

 
- граница территории, в отношении которой осуществляется подготовка проекта планировки;
- граница зоны планируемого размещения линейного объекта (постоянная полоса отвода);
- граница временной полосы отвода;
- граница Голуметского и Нижнеирутского муниципальных образований;
- граница населенного пункта;
- ось проектируемого линейного объекта;




существующая линия электропередач 10 кВ в границе зоны планируемого размещения линейного объекта, подлежащая переносу (перестройке);




проектное положение линии электропередач 10 кВ, подлежащей переносу (перестройке) в границе зоны планируемого размещения линейного объекта;



проектные трубы;

 


пикеты;

 

километровые отметки;



 проектные откосы;



проектируемое водоотведение

				103-2018/П-Г			
				Проект планировки территории			
Изм.	Кол.уч.	Лист	М.Ф.И.О.	Подпись	Дата	Материалы по обоснованию проекта планировки территории	
Разработ.	Сорокина	99	2019	99.2019	99.2019	Стадия	Лист
Проект.	Поталов	99	2019	99.2019	99.2019	2	Листов
				Схема конструктивных и планировочных решений			
ГИП				Общественная			
				000"СГП"			
				Копировал			
				Формат А2х3			




 





~~10.5. 101.00 M
12+00.00~~

Опоры ЛЭП, подлежащие
переносу (перестройке)

Нижнеуретское муниципальное образование
Черемховского районного муниципального образования

NAME _____

	существующая линия электропередач 10 кВ в границе зоны планируемого размещения линейного объекта, подлежащая переносу (перустройству);
	проектное положение линии электропередач 10 кВ, подлежащей переносу (перустройству) в границе зоны планируемого размещения линейного объекта
	проектные трубы;
	пикеты;
	километровые отметки;
	проектные откосы;
	проектируемое водоотведение

						103-2018/П-Г				
						Проект планировки территории				
Изм.	Кол.ч.	Лист	№док.	Подпись	Дата	Материалы по обоснованию проекта планировки территории	Статья	Лист	Листов	
Разраб.			Сторкина	Сторкина	29.07.19					
Проф.			Потапов	Потапов	29.07.19					
						Схема конструктивных и планировочных решений М 1:2000			000"СГП"	
ГИП			ВФ-чинникова	ВФ-чинникова	29.07.19	Капшаева			Формат А2х3	